


RZUT DACHU

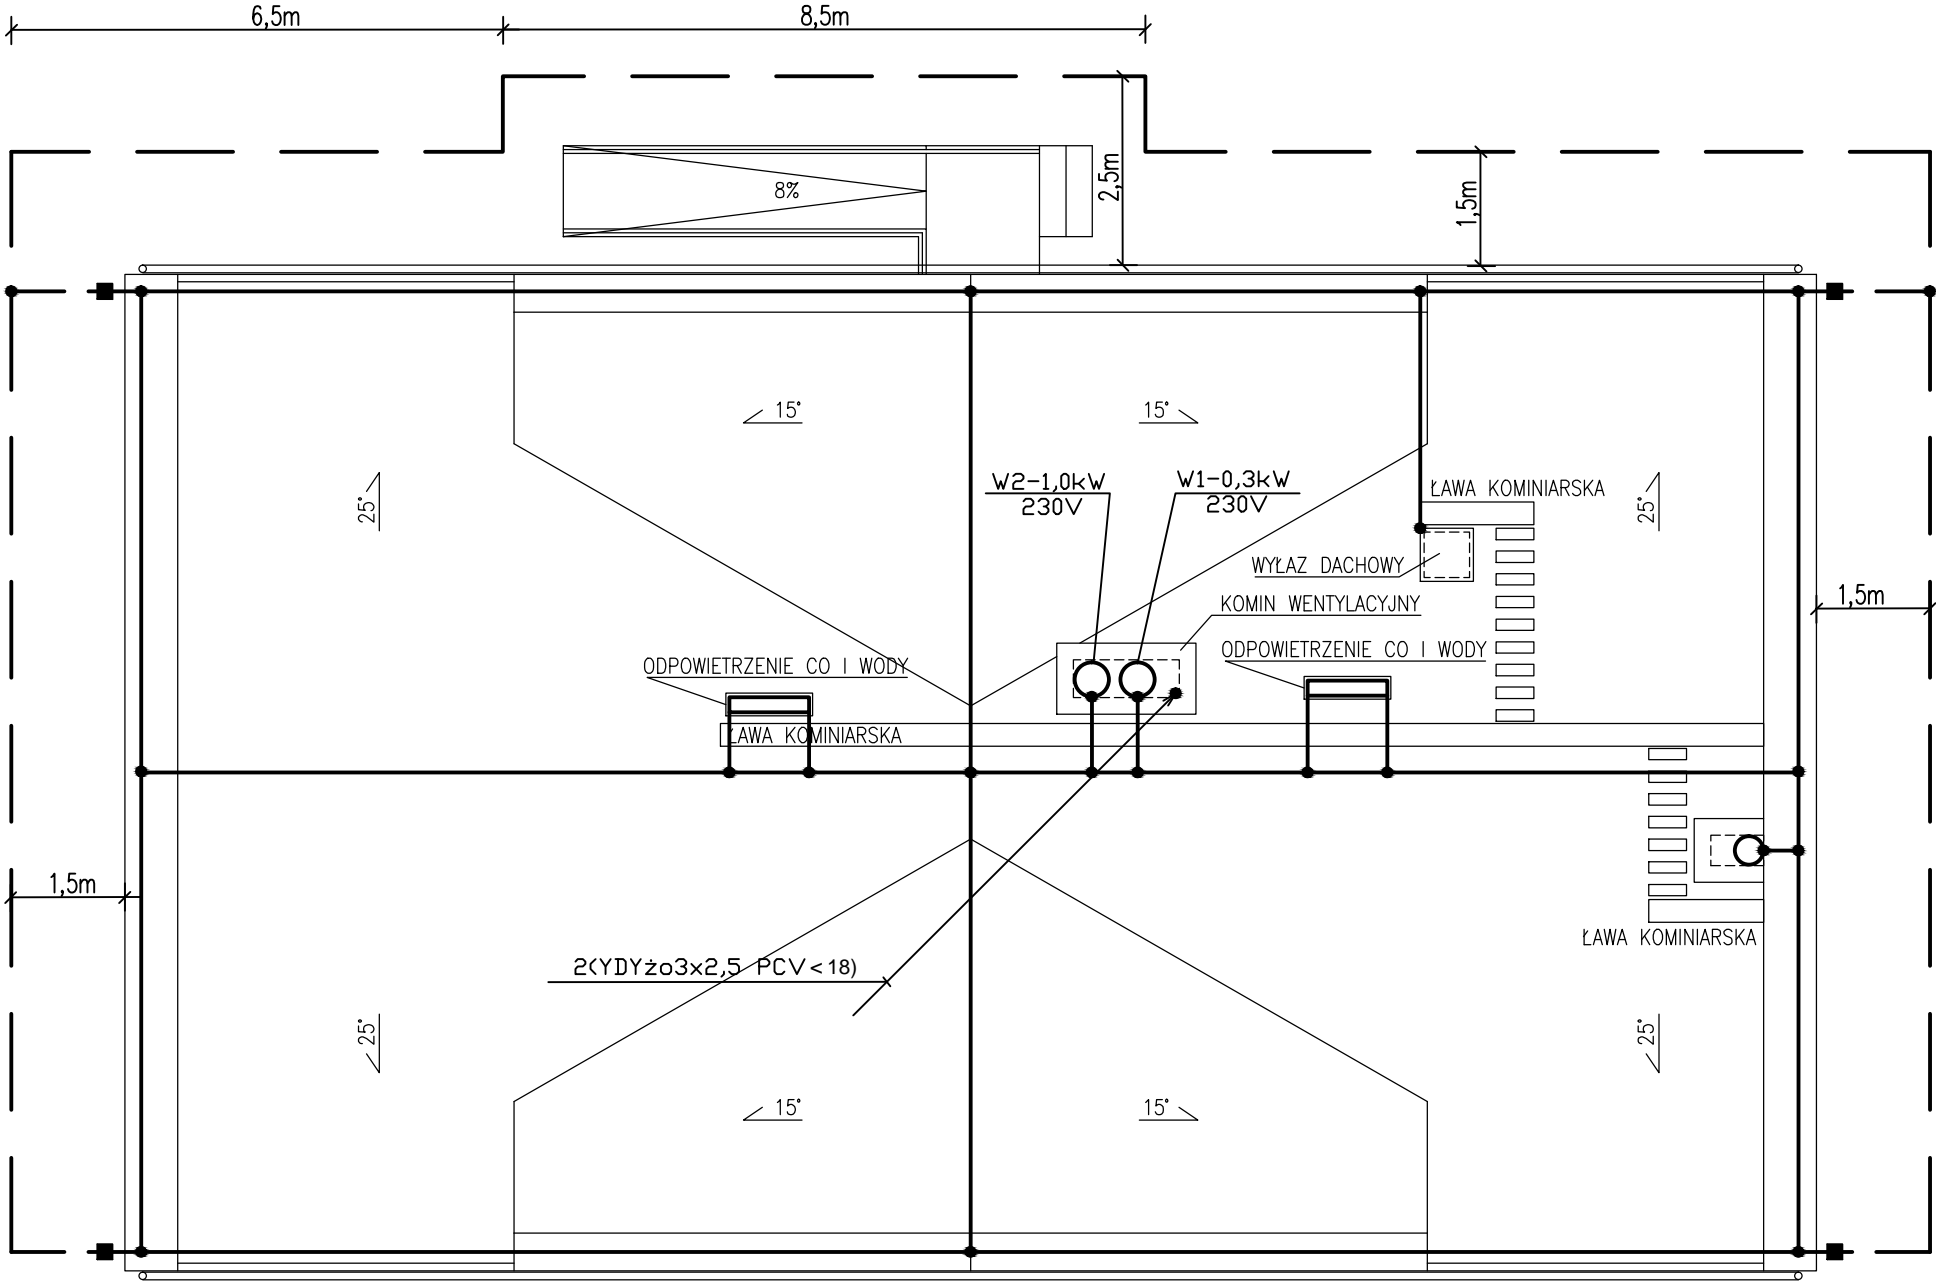

OZNACZENIA:

- Zwód poziomy FeZnφ8 na uchwytych dystansowych.
- - - Uziom otokowy FeZn25x4 na głębokości 0,6m pod powierzchnią terenu.
- Złącze kontrolne.
- Złącze uniwersalne.

UWAGA: Wentylatory W1 i W2 wyposażone są fabrycznie w wyłącznik serwisowy.

Inwestor:	GMINA I MIASTO SOCHACZEW 96-500 SOCHACZEW, UL. 1 MAJA 16		
Projektant:	WXCA s.c. 01-460 WARSZAWA, UL. GÓRCZEWSKA 242 LOK.9 E-mail: wxca@wxca.pl www.wxca.pl		
Inwestycja:	REMONT KAPITAŁNY BUDYNKU PRZY UL. TOWAROWEJ 6 W SOCHACZEWIE		
Adres:	dz.ew.nr 2201 obr SOCHACZEW BORYSZEW 96-500 SOCHACZEW, UL. TOWAROWA 6		
Rysunek:	PLAN INSTALACJI ODGROMOWEJ - DACH		
Faza:	PROJEKT BUDOWLANY		
Specjalność:	Instalacje elektryczne	Uprawnienia:	Podpis:
Projektował	Dariusz Kozłowski	St1558/74	
Opracowała	Agata Demus		
Sprawdzający:	Marek Mucha	GP7328/131/209/93	
RYSUNEK JEST OBJEKT PRAWAMI AUTORSKIMI WXCA S.C. I NIE MOŻE BYĆ UŻYTY CZY REPRODUKOWANY W CZĘŚCI LUB W CAŁOŚCI BEZ PISEMNEJ ZGODY AUTORÓW		Skala: 1:100	Data: sierpień 2009
			nr rys.: E-6