
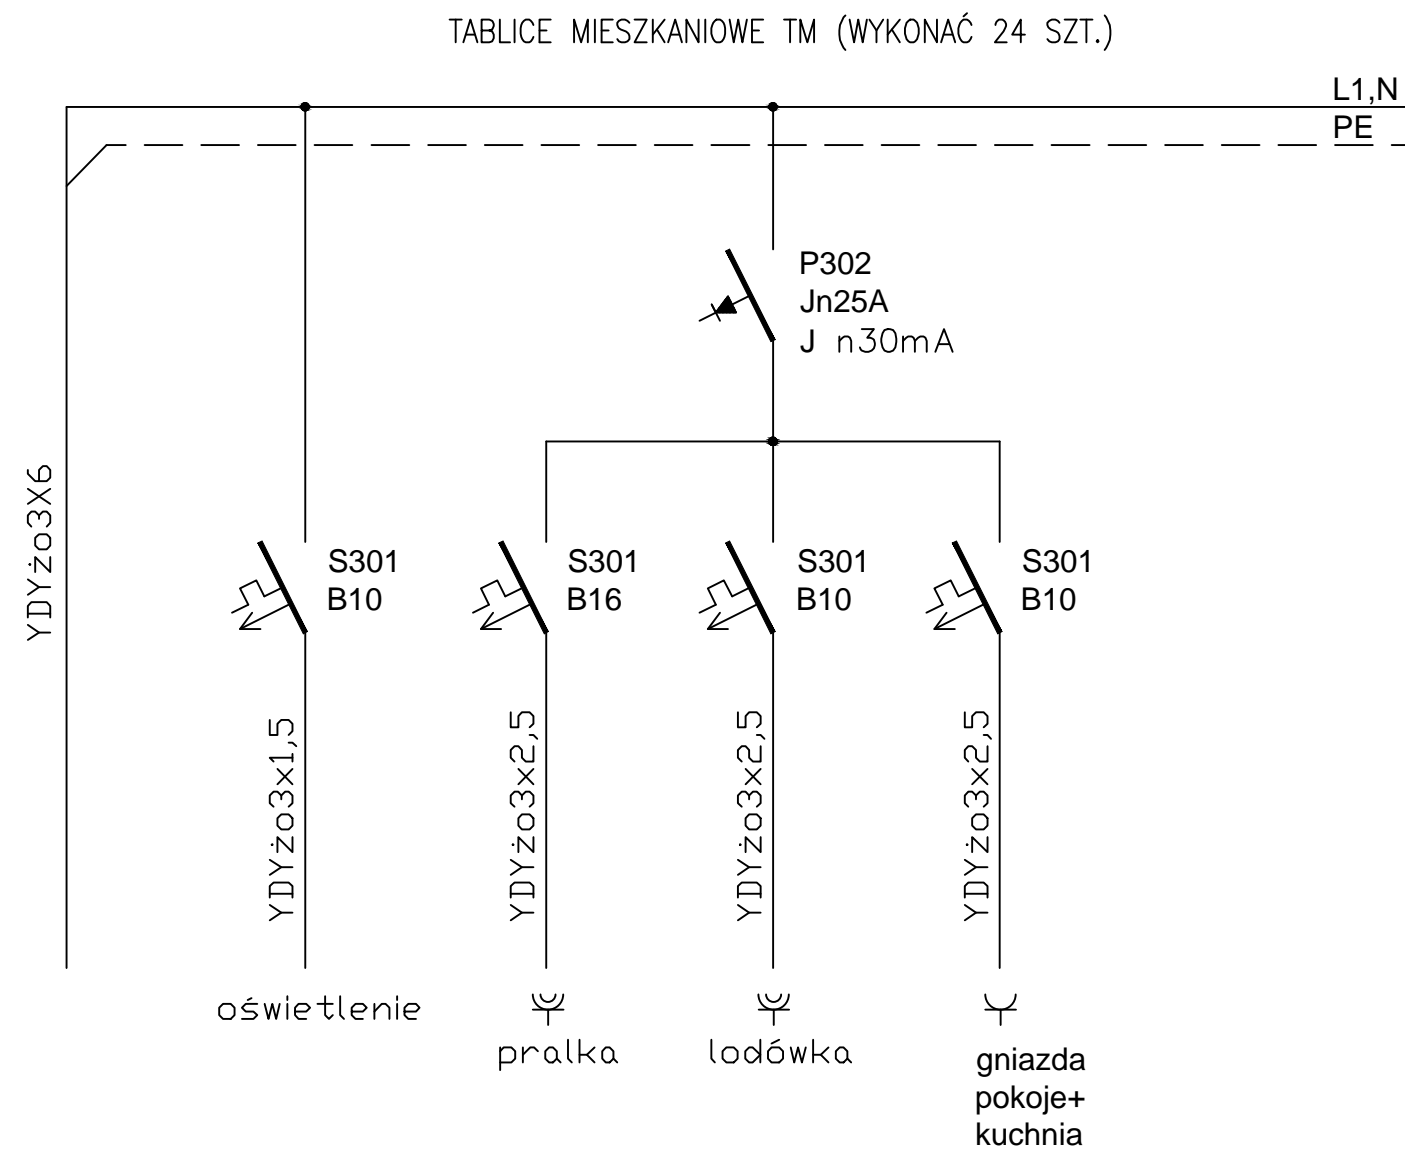


Rozdzielnica wnekowa RWN 1x6
(wnęka 250x230mm)
Montaż nad drzwiami na wysokości
2,2m od podłogi

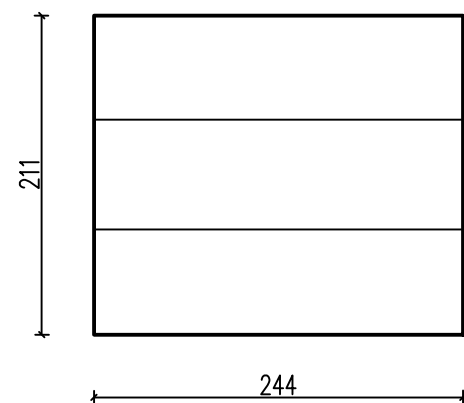

Inwestor:			
GMINA I MIASTO SOCHACZEW 96-500 SOCHACZEW, UL. 1 MAJA 16			
Projektant:	WXCA s.c. 01-460 WARSZAWA, UL. GÓRCZEWSKA 242 LOK.9 E-mail: wxca@wxca.pl www.wxca.pl		
Inwestycja:	REMONT KAPITALNY BUDYNKU PRZY UL. TOWAROWEJ 6 W SOCHACZEWIE		
Adres:	dz.ew.nr 2201 obr SOCHACZEW BORYSZEW 96-500 SOCHACZEW, UL. TOWAROWA 6		
Rysunek:	TABLICE MIESZKANIOWE TM		
Faza:	PROJEKT BUDOWLANY		
Specjalność:	Instalacje elektryczne	Uprawnienia:	Podpis:
Projektował	Dariusz Kozłowski	St1558/74	
Opracowała	Agata Demus		
Sprawdzający:	Marek Mucha	GP7328/131/209/93	
RYSUNEK JEST OBJĘTY PRAWAMI AUTORSKIMI WXCA S.C. I NIE MOŻE BYĆ UŻYWANY CZY REPRODUKOWANY W CZĘŚCI LUB W CAŁOŚCI BEZ PISEMNEJ ZGODY AUTORÓW		Skala: 1:100	Data: sierpień 2009
			nr rys.: E-7